


STILT FLOOR PLAN (SCALE-1:200)

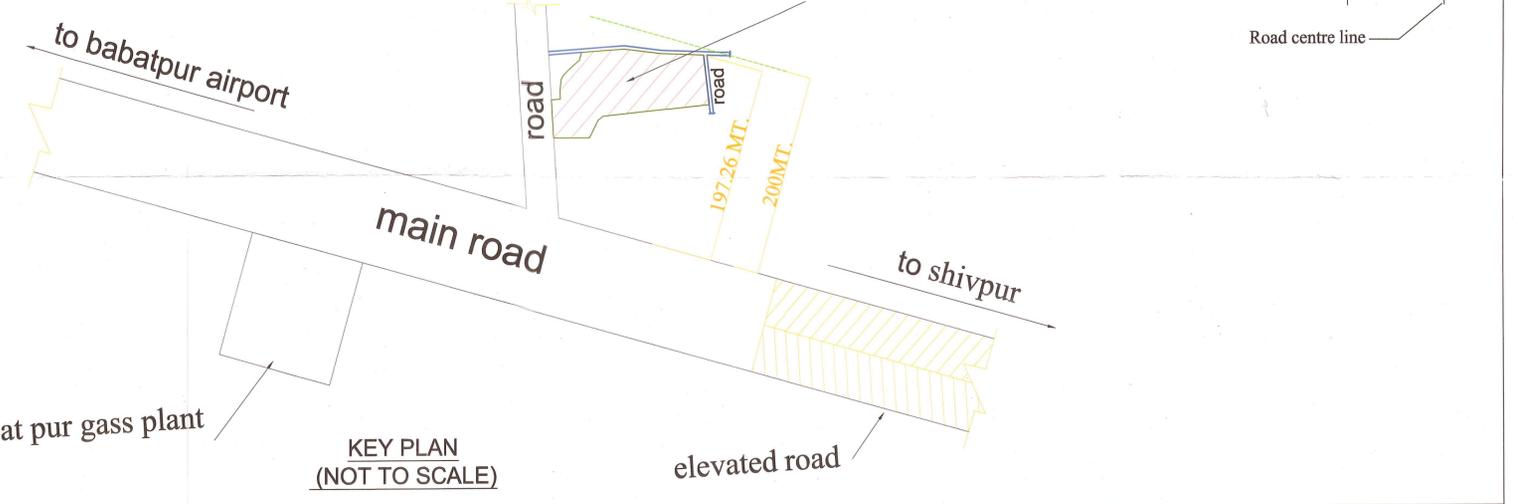

KEY PLAN (NOT TO SCALE)

स्वीकृत इस प्लान के अधीन की जाओगे कि  
 शायद पत्र में भूमि के स्वामित्व और आधी  
 भूमि कीमा निर्धारण अधिनियम 1970 के  
 अधिनियम क्षेत्र से सम्बन्धित आदेश होने  
 के सम्बन्ध में भी मने धोरण यदि गलत  
 साबित हुई तो मने कीकृति निरस्त समझी  
 जायेगी और मने समझा जायेगा कि इस  
 सम्बन्ध में नक्सा की कोई स्वीकृति नहीं दी  
 गयी थी।

मने सम्बन्धित मू.नगरपालिका से सम्बन्धित  
 अधिनियम मही है और प्रस्तावक/पत्र को  
 भूमि का स्वामित्व प्राप्त नहीं करता।  
 प्रस्तावक/पत्र द्वारा साबित सम्बन्धित अधि-  
 नियम और सम्बन्धित अधिनियम में कमी की कमी  
 और आदेश को मने को मान्यता नहीं देनी  
 कृति निरस्त समझी जायेगी और यह समझा  
 जायेगा कि इस सम्बन्ध में मान्यता पर  
 कोई स्वीकृति नहीं दी गई है तथा सम्बन्धित  
 अधिनियम के अन्तर्गत प्रस्तावक द्वारा  
 किया गया कोई निर्माण प्रस्ताव अर्थात्  
 मने प्रस्ताव और इस कृति के लिए वह  
 सभी सम्बन्धित होगा।  
 38/11833/2020  
 31/09/2020 (दिनांक)  
 आरामपुर विकास प्राधिकरण  
 आरामपुरी

स्वीकृत तिथि - 14-10-2020 स्वीकृत तिथि - 13-10-2025

PROPOSED GROUP HOUSING ON S.M.PLOT NO.  
 64 & 65 MAUZA-SEHMALL PUR,  
 PARGANA- ATHGAWA, TEHSIL - PINDRA  
 DISTT.-VARANASI.

OWNER'S NAME:- SITKA COMMOSE PVT. LTD.

It is hereby certified that the structural and foundation design of the building for which map and plans are submitted for approval satisfy the safety requirements as stipulated in the relevant Indian Standard Codes, National Building Code, guidelines and documents specified in Annexure - 2 of Housing Department of Government of Uttar Pradesh vide G.O. No. 570/9-A-1-Bhookamp Rodhi (A.B.) dated February 3, 2001.

Note: THIS DRAWING IS THE PROPERTY OF M/S. SRISHTI, AND IS NOT TO BE COPIED OR REPRODUCED WITHOUT THEIR PERMISSION. Note: All dimensions are in meters.

Sitka Commoale Private Limited  
 Director

DRG. TITLE:-  
 STILT PLAN(GROUND FLOOR) AND KEY PLAN

Scale-1:200  
 Drawn By:- RAM SAJWAN  
 Chkd. By:- S.P. Dhawan

Project No. A.SRI/04.10.2018  
 Drg. No. V-2/9  
 SRISHTI  
 ARCHITECTS, PLANNERS & INTERIOR DESIGNERS  
 S, CHANDRIKA COLONY, VARANASI - 221 002  
 PHONE NO. - 2281814