


अग्निशमन प्राधिकारों को इसका प्रारंभिक स्वीकृत मानचित्र संख्या 1925 दिनांक 16/06/2014 को अभिन भगत है।

1. The drawing is to be read in millimeter scale.
2. The drawing is for submission purposes, not to be used for execution on site.


पत्र सं. 2014/AG/195/21/पृष्ठ 1032 दिनांक 03/02/14 के द्वारा अध्याई अनापत्ति प्रमाण पत्र हेतु अनुमति है।

अभिषेक कुमार गुप्ता
उप निदेशक, फायर सर्विस
आगरा परिवेश, आगरा

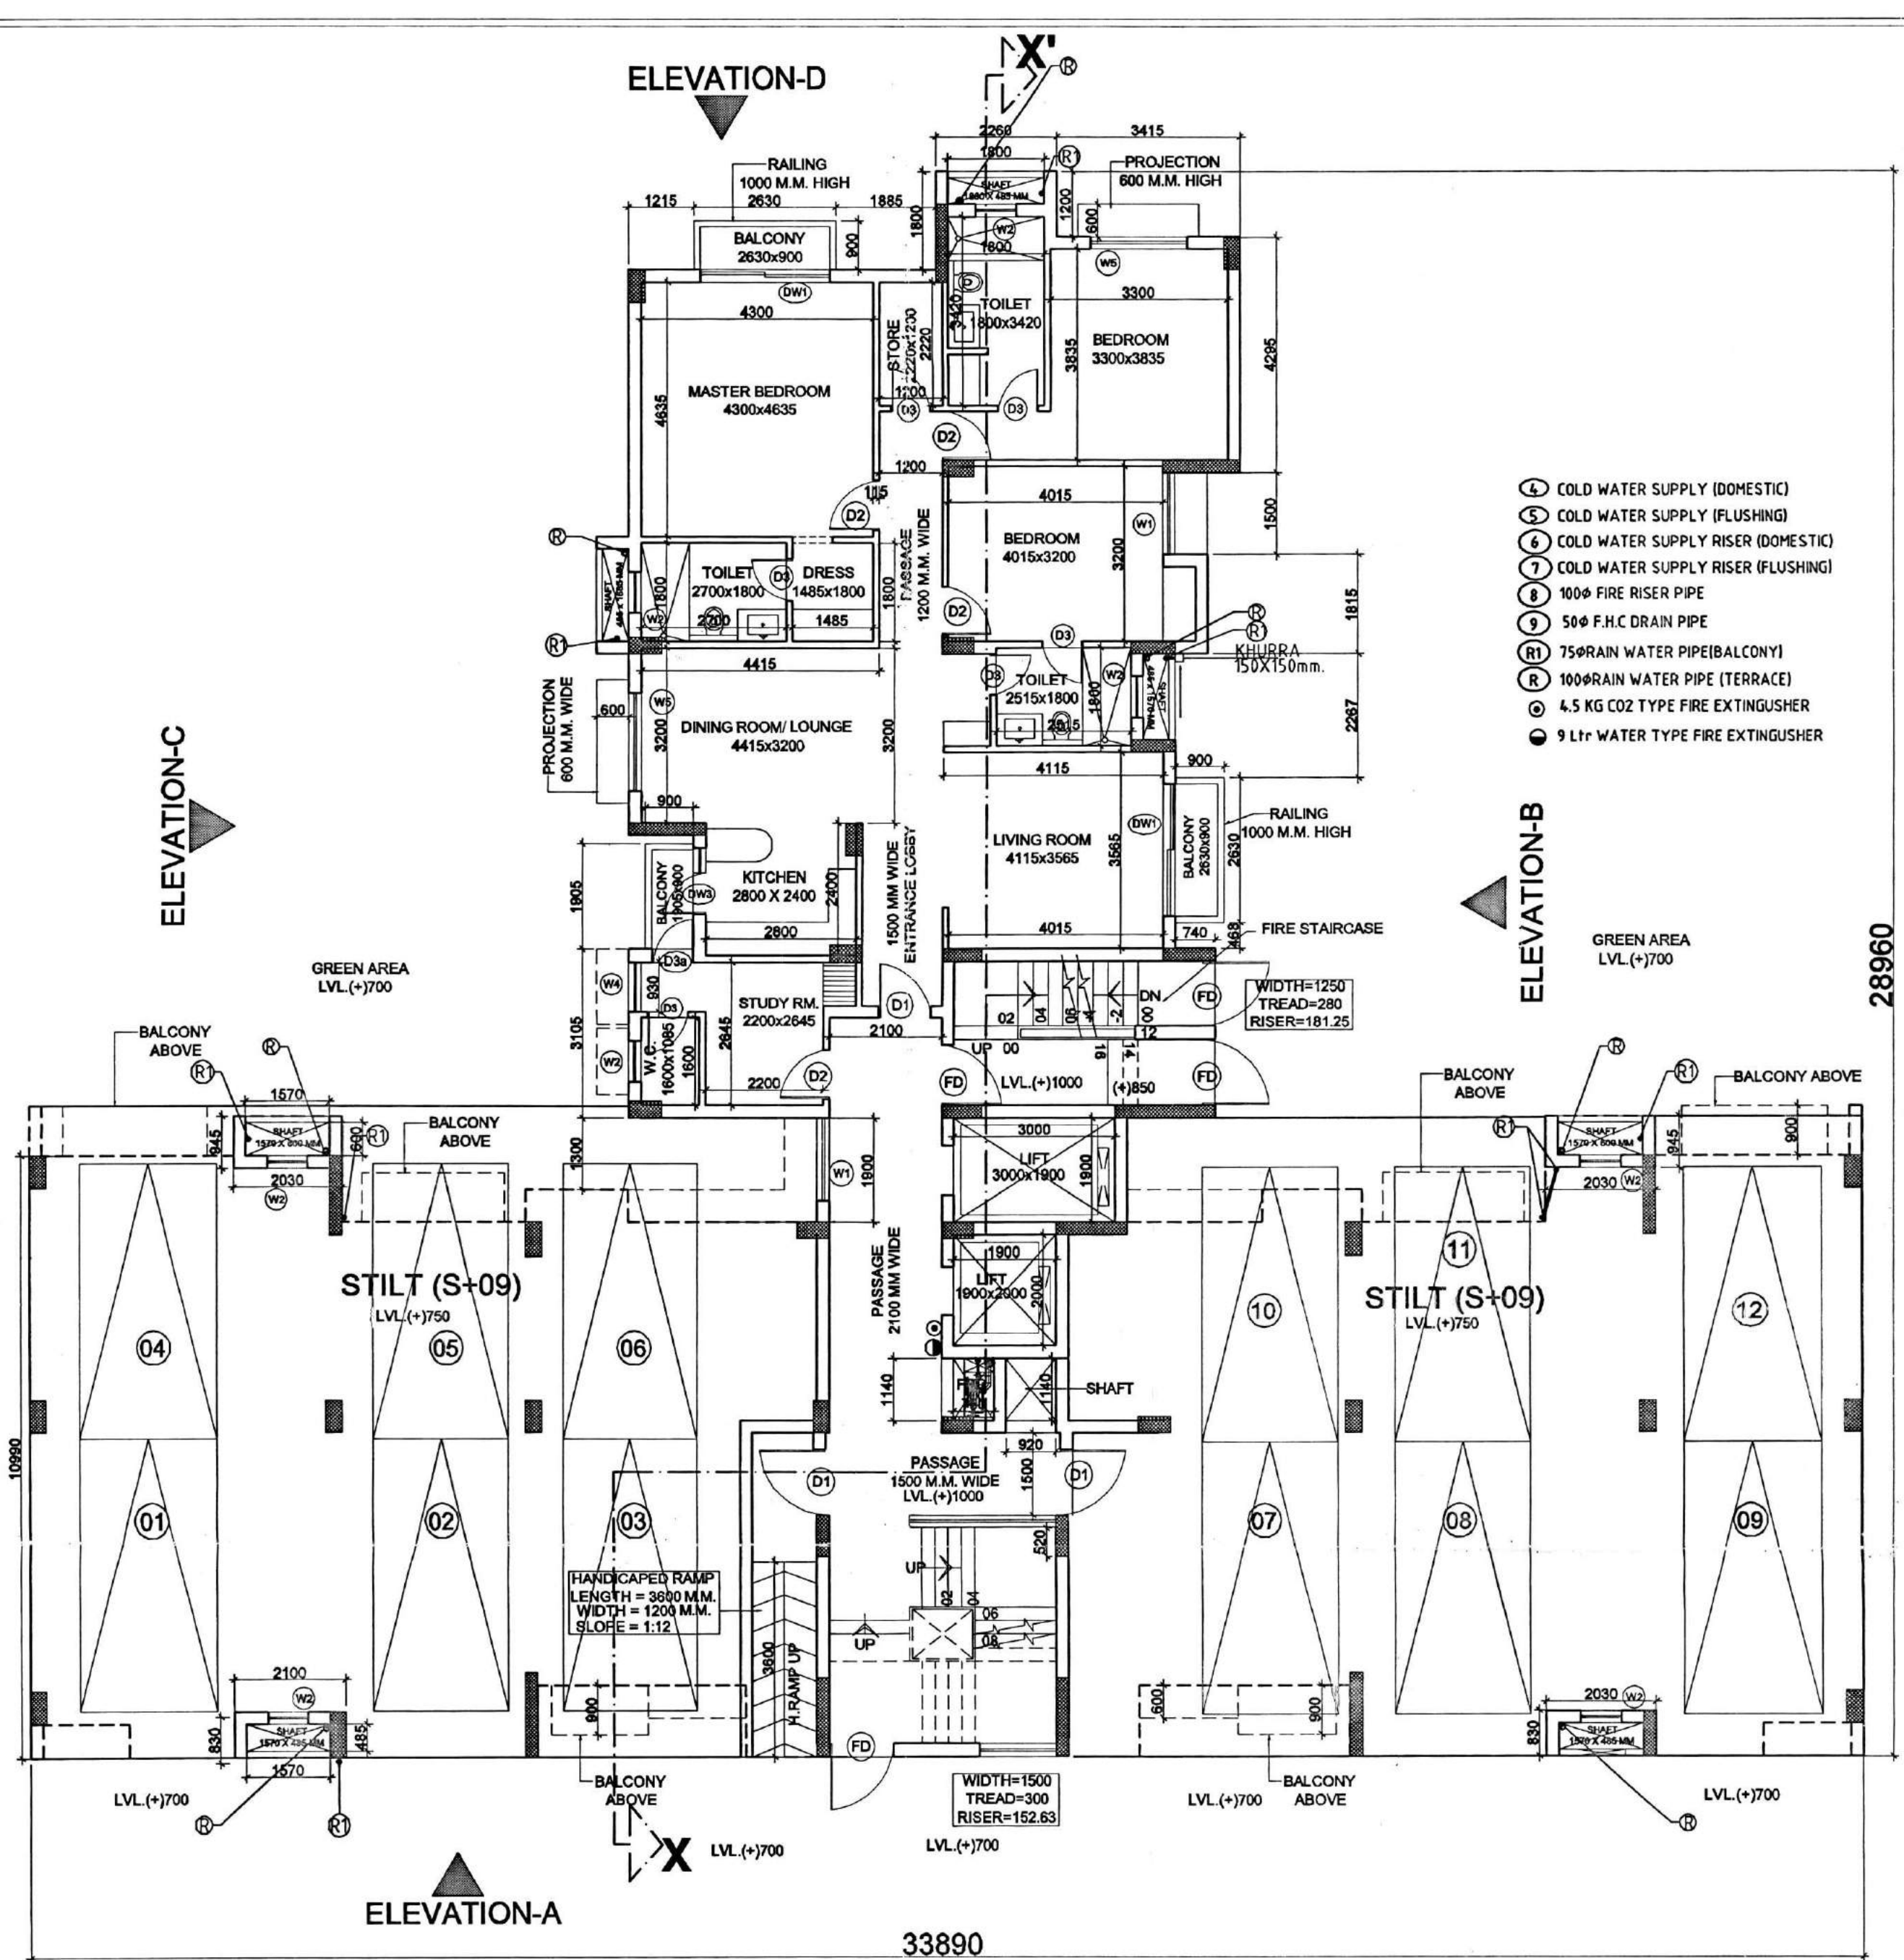

GROUND / STILT FLOOR PLAN
SCALE- 1:100

OPENING SCHEDULE					
S.NO.	ITEMS	SIZE	CILL.LVL.	LINTEL	REMARKS
01	FD	1200x2100	(±)00	2550	FIRE DOOR
02	FD1	1250x2100	(±)00	2100	FIRE DOOR
03	D1	1100x2100	(±)00	2100	MAIN DOOR
04	D2	900x2100	(±)00	2100	B.ROOM & M. B. RM.
05	D3	750x2100	(±)00	2100	TOILETS
06	D3a	750x2550	(±)00	2550	STUDY ROOM
07	DW1	2400x2550	(±)00/150	2550	B.ROOM,LIVING RM.
08	DW2	1570x2550	(±)00/900	2550	KITCHEN
09	DW3	1595x2550	(±)00/900	2550	SERVANT ROOM
10	W1	1500x2400	(±)00/150	2550	BED ROOMS
11	W2	750x1050	(±)00/1500	2550	TOILETS
12	W3	700x1050	(±)00/1500	2550	TOILETS
13	W4	930x2400	(±)00/150	2550	STUDY ROOM
14	GL1	1500x3300	(+2000	35000	STAIRCASE
15	GL2	1500x2550	(+1600	26150	STAIRCASE
16	DW	1200x2550	(±)00	2550	KITCHEN

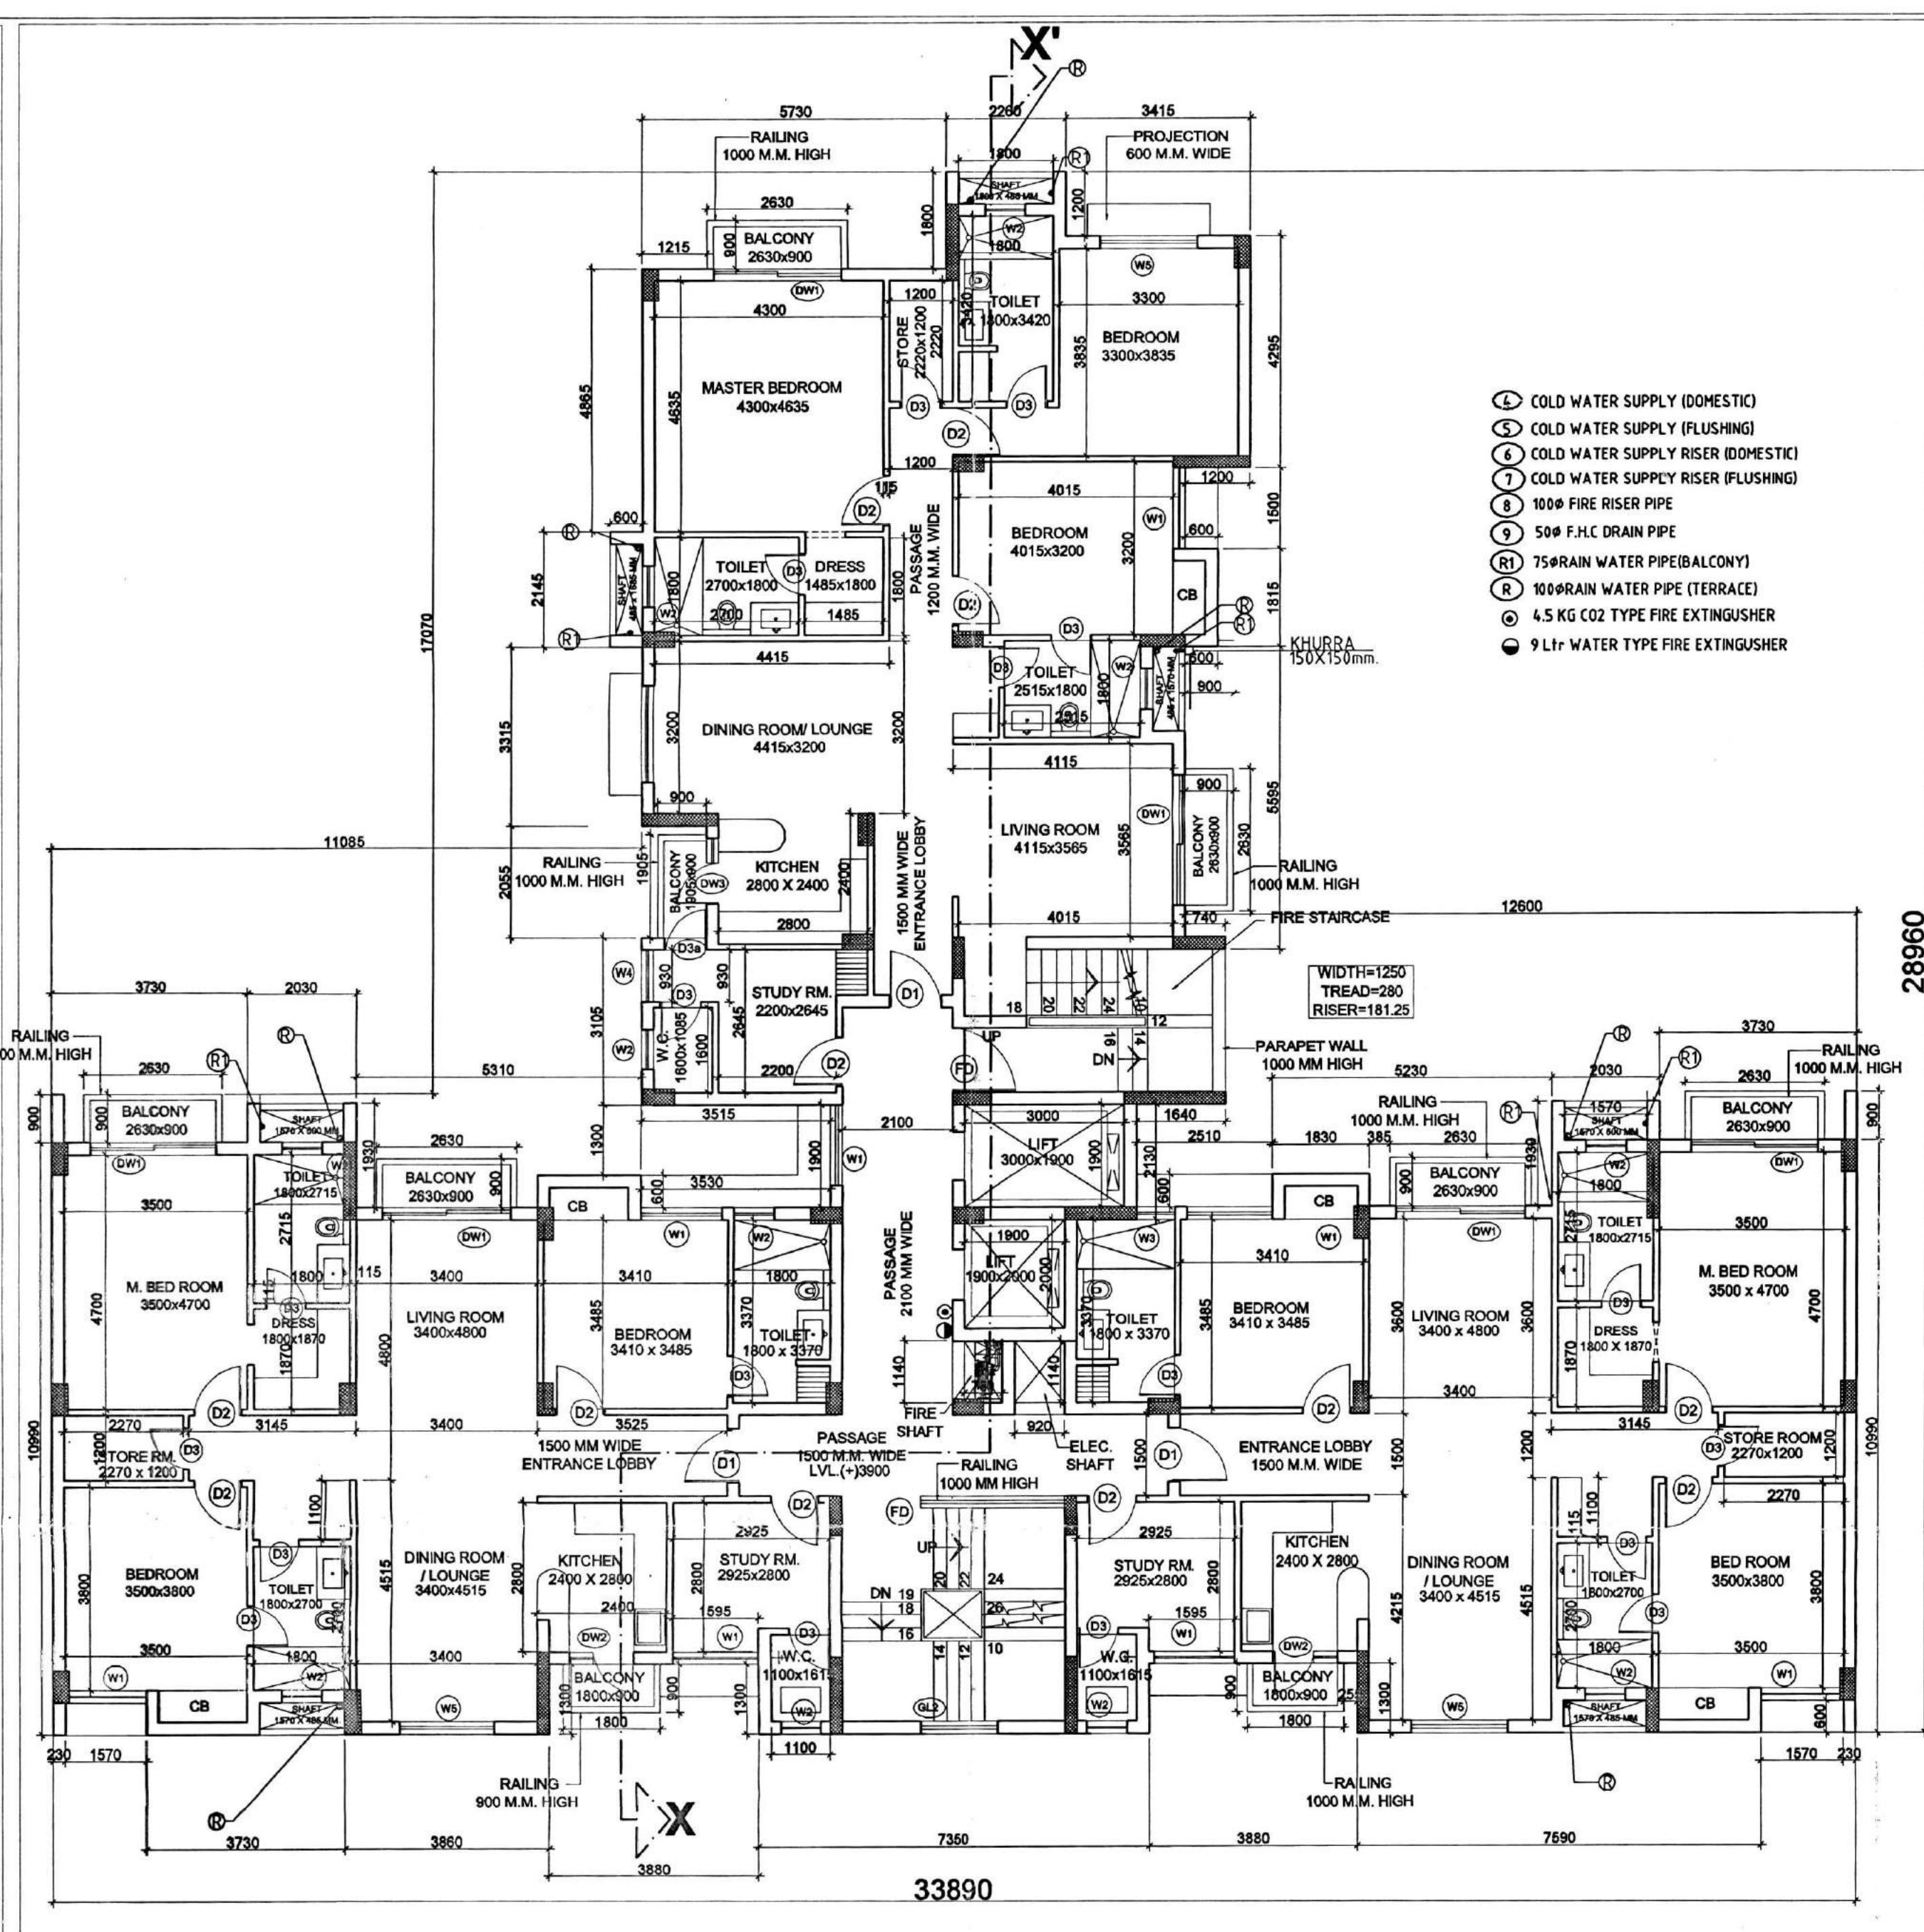

TYPICAL FLOOR PLAN (1ST, 3RD TO 7TH)
SCALE- 1:100



SUBMISSION DRAWING


PROJECT :
**GROUP HOUSING
PADAM PRIDE** on
PLOT NO.-16B/GH-1 SITUATED AT SECTOR-16B,
SIKANDARA YOJANA AGRA ALLOTTED
BY U.P. AVAS EVAM
VIKAS PARISHAD , AGRA

DRAWING TITLE :-
**TOWER- G & H (S+10)
FLOOR PLANS**

ARCHITECTS :-
GRID
Grid Architecture Interiors Pvt. Ltd.
118, NEW MANGLA PURI
MEHRAULI GURGAON ROAD NEW DELHI-30
TEL : 26809974,75,76 FAX : 26808384
E, MAIL - info@gridpic.com

OWNER SIGN ARCHITECT SIGN

DRG.NO. SB/A-23/41 NORTH
DATE 30-01-2014
SCALE 1:100

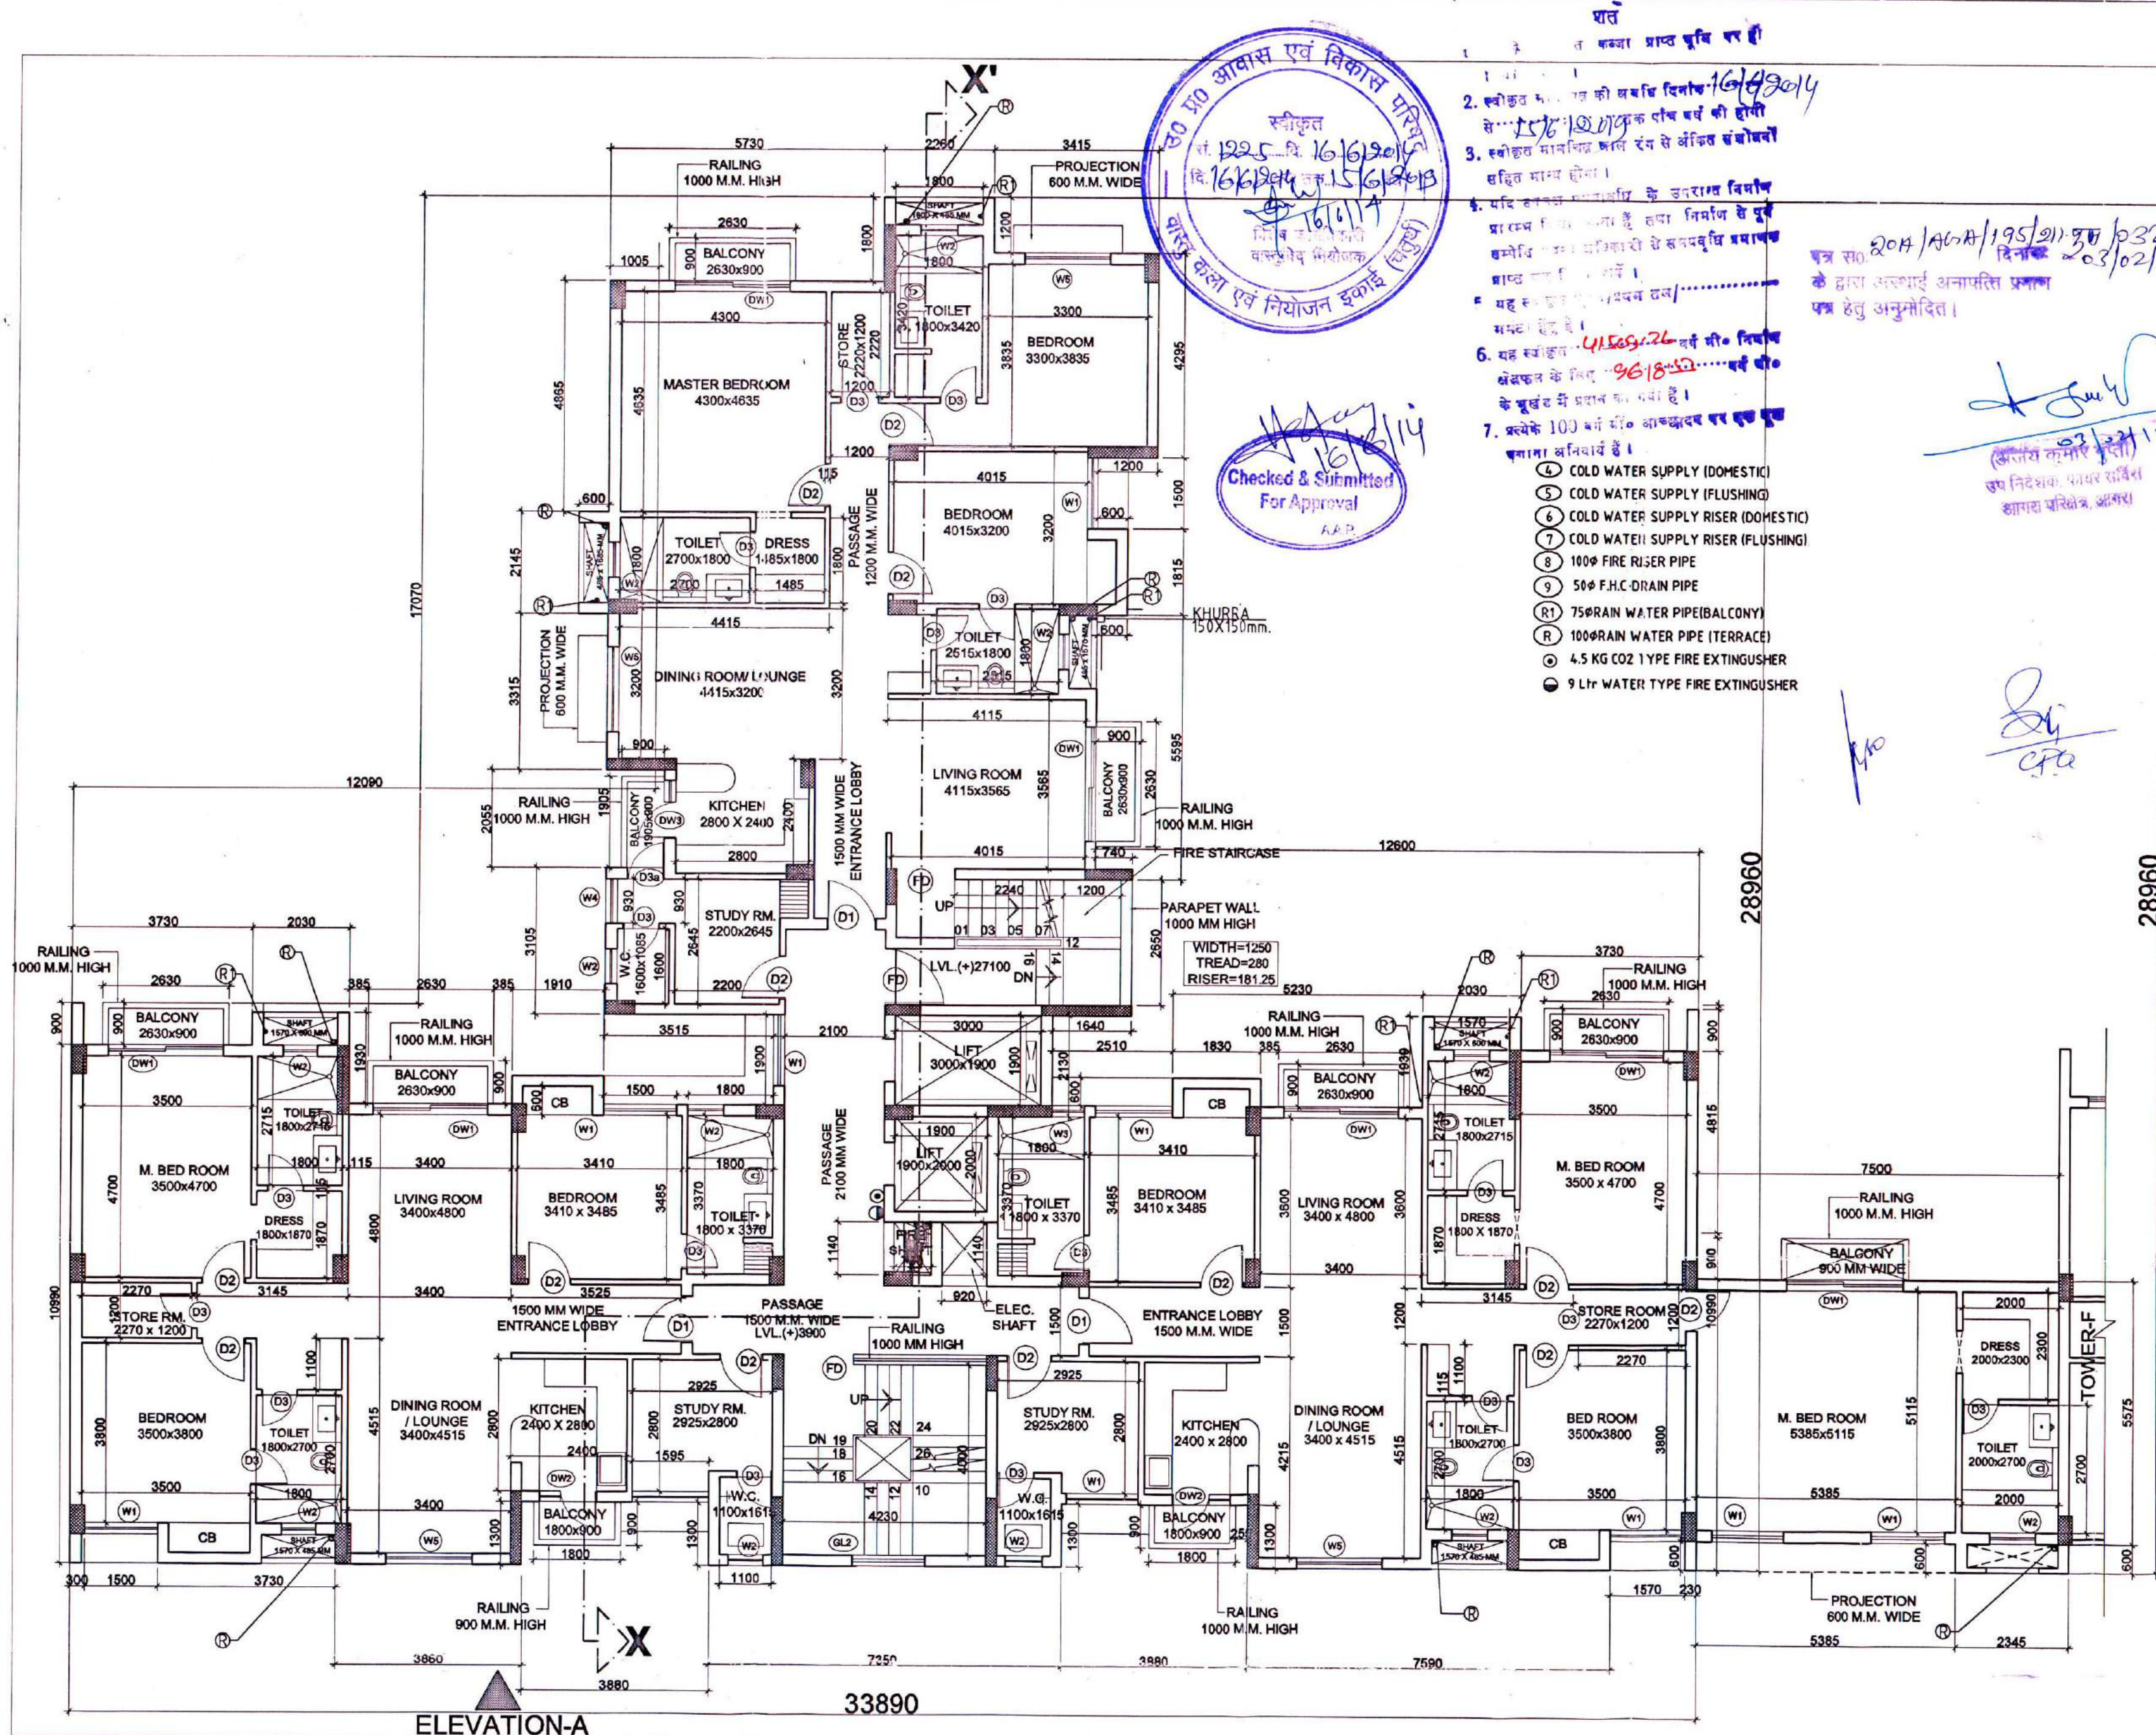

2ND & 8TH FLOOR PLAN OF TOWER-G
SCALE- 1:100



Checked & Submitted
For Approval
A.A.P.

- शत
त कक्षा प्राप्त हुई है।
1. कोष्ठ को वसति दिनांक 16/6/2014 से 15/6/2014 तक लॉक की होगी
 2. कोष्ठ मानचित्र प्राप्त रंग से अंकित संकोचों सहित मान्य होगा।
 3. यदि कोष्ठ मानचित्र के उल्लंघन विनाश प्राप्त किए जायें हों, तब निर्माण से पूर्व कोष्ठ मानचित्र के उल्लंघन विनाश प्राप्त रंग से अंकित संकोचों सहित मान्य होगा।
 4. यह कोष्ठ मानचित्र के उल्लंघन विनाश प्राप्त रंग से अंकित संकोचों सहित मान्य होगा।
 5. यह कोष्ठ मानचित्र के उल्लंघन विनाश प्राप्त रंग से अंकित संकोचों सहित मान्य होगा।
 6. यह कोष्ठ मानचित्र के उल्लंघन विनाश प्राप्त रंग से अंकित संकोचों सहित मान्य होगा।
 7. प्रत्येक 100 वर्ग मी. का कक्षा वर एक एक कक्षा अनिवार्य है।
- ④ COLD WATER SUPPLY (DOMESTIC)
 - ⑤ COLD WATER SUPPLY (FLUSHING)
 - ⑥ COLD WATER SUPPLY RISER (DOMESTIC)
 - ⑦ COLD WATER SUPPLY RISER (FLUSHING)
 - ⑧ 100# FIRE RISER PIPE
 - ⑨ 50# F.H.C. DRAIN PIPE
 - ⑩ 75#RAIN WATER PIPE(BALCONY)
 - ⑪ 100#RAIN WATER PIPE (TERRACE)
 - ⑫ 4.5 KG CO2 1 TYPE FIRE EXTINGUISHER
 - ⑬ 9 Ltr WATER TYPE FIRE EXTINGUISHER

प्र.सं. 204/AG/A/195/2014 प्र.प. 32
दिनांक 03/02/14
के द्वारा अस्थाई अनापत्ति प्रमाण पत्र हेतु अनुमोदित।

Signature
(अस्थाई अनापत्ति प्रमाण पत्र हेतु अनुमोदित)

Signature
C.P.

अस्थाई अनापत्ति प्रमाण पत्र को दस्तावेज रूप में मान्यता प्राप्त है।
स्वाकृति मानचित्र संख्या 1225 दि. 16/6/2014
का अभिन्न भाग है।
(अस्थाई अनापत्ति प्रमाण पत्र हेतु अनुमोदित)

SUBMISSION DRAWING

PROJECT:
GROUP HOUSING
PADAM PRIDE ON
PLOT NO.-16B/GH-1 SITUATED AT SECTOR-16B,
SIKANDARA YOJANA AGRA ALLOTTED
BY U.P. AVAS EVAM
VIKAS PARISHAD, AGRA

DRAWING TITLE :-
TOWER-G
2ND & 8TH FLOOR PLAN

ARCHITECTS :-
GRID
Grid Architecture Interiors Pvt. Ltd.
116, NEW MANGLA PURI
MEHRAULI GURGAON ROAD NEW DELHI-30
TEL : 26809974, 75,76 FAX : 26808384
E, MAIL - info@gridplc.com


OWNER SIGN ARCHITECT SIGN

Signature
Signature
CA/89 12359
Architect

DRG.NO. SB/A-24/41
DATE 28-12-2013
SCALE 1 : 100

Shree Riddhi Siddhi E. (P) MEENAKSHI KHANNA
Hall H-1, Subor floor
Padam Plaza, Plot No. 16B, Sector 16-B
Avasthika Vikas, Sikandara Yojana, Agra

no $\frac{201}{CFO}$

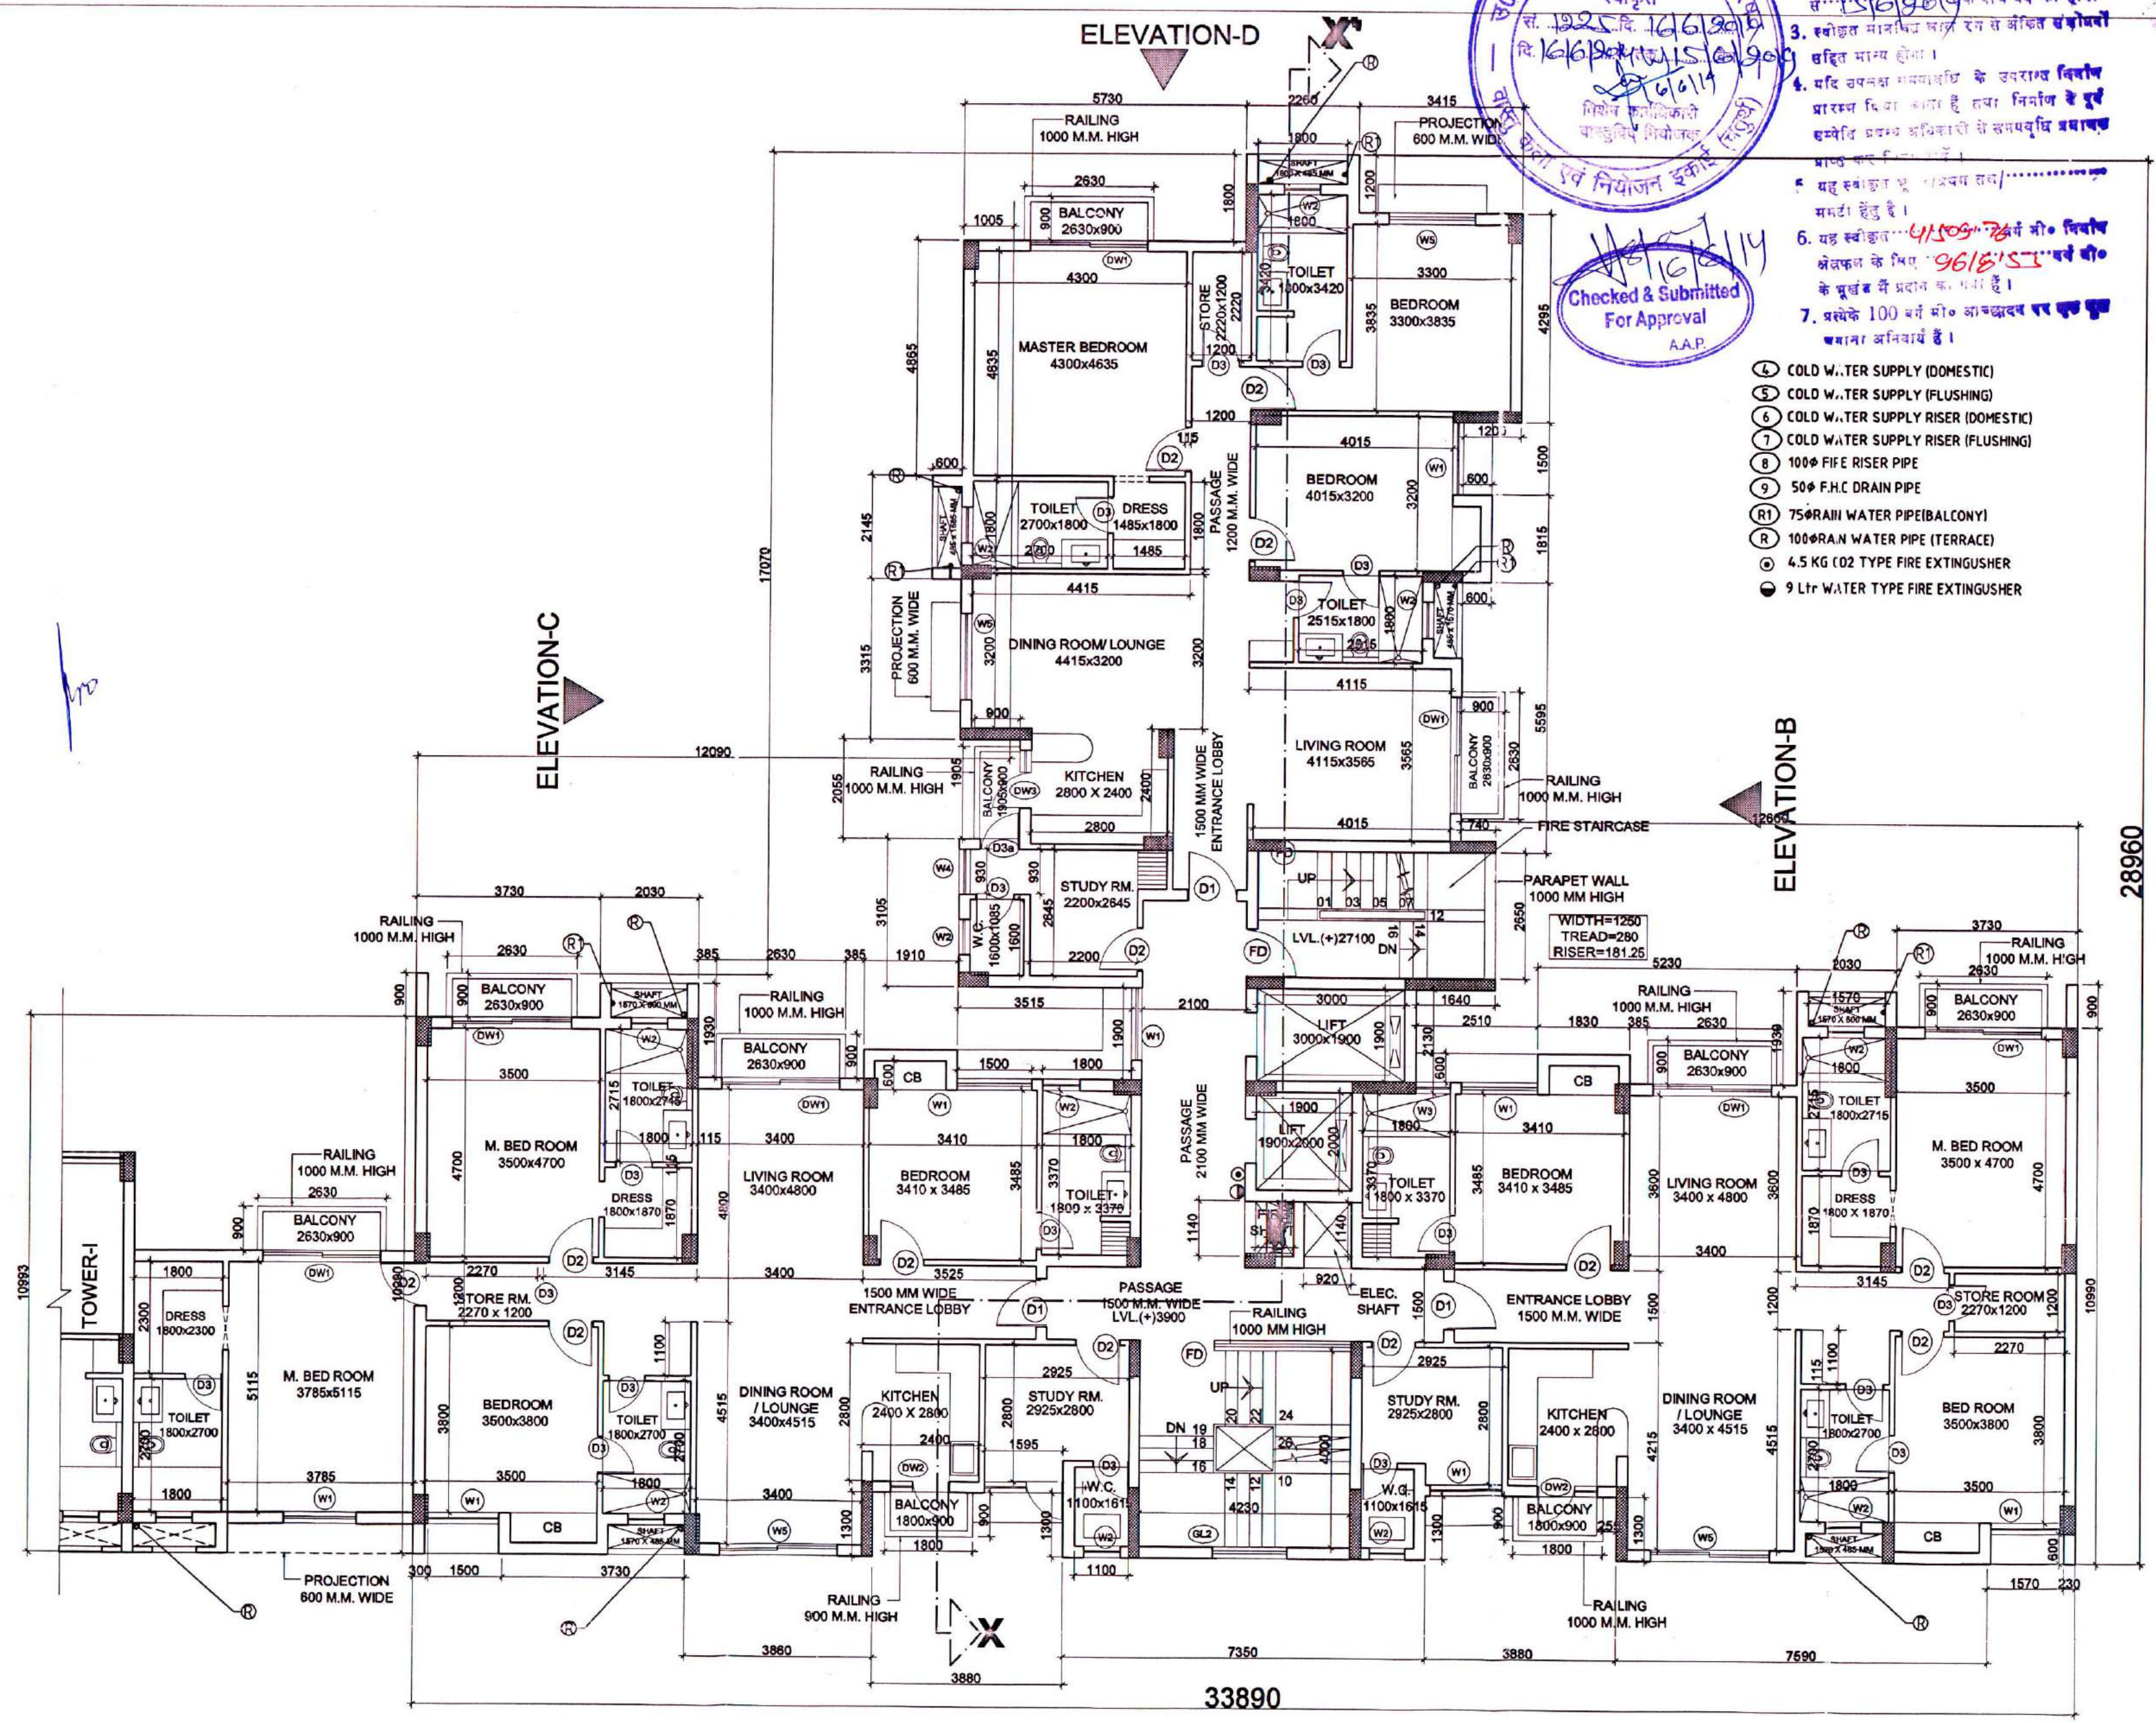

2ND & 8TH FLOOR PLAN OF TOWER-H

SCALE- 1:100

4295

Checked & Submitted
For Approval
A.A.P.

- ④ COLD WATER SUPPLY (DOMESTIC)
- ⑤ COLD WATER SUPPLY (FLUSHING)
- ⑥ COLD WATER SUPPLY RISER (DOMESTIC)
- ⑦ COLD WATER SUPPLY RISER (FLUSHING)
- ⑧ 100Φ FIFE RISER PIPE
- ⑨ 50Φ F.H.C DRAIN PIPE
- ⑪ 75Φ RAIN WATER PIPE (BALCONY)
- ⑫ 100Φ RAIN WATER PIPE (TERRACE)
- ⑬ 4.5 KG (02 TYPE FIRE EXTINGUISHER
- ⑭ 9 Ltr WATER TYPE FIRE EXTINGUISHER

SUBMISSION DRAWING

PROJECT :
**GROUP HOUSING
PADAM PRIDE ON
PLOT NO.-16B/GH-1 SITUATED AT SECTOR-16B,
SIKANDARA YOJANA AGRA ALLOTTED
BY U.P. AVAS EVAM
VIKAS PARISHAD , AGRA**

DRAWING TITLE :-
TOWER- H
2ND & 8TH FLOOR PLAN

ARCHITECTS :-

 **GRID**
Interior Solutions

Grid Architecture Interiors Pvt. Ltd.
116, NEW MANGLA PURI
MEHRAULI GURGAON ROAD NEW DELHI-30
TEL : 26809974,75,76 FAX : 26808384
E, MAIL - info@gridplc.com

OWNER SIGN	ARCHITECT SIGN
------------	----------------

Buildwell (P) Ltd.
and Floor
d. 5, Tor 16-8
Agra

DRG.NO.	SB/A-25/41	NORTH 
DATE	08-01-2014	
SCALE	1 : 100	

Shree Riddhi Siddhi Builders (P) Ltd.
Hall H-1, Second Floor
Padam Plaza, Plot No. 5, Sector 16-B
Avas Vikas, Sikandra, Agra

अभिषेक प्रविधानों को दर्शाते हुए यह मानचित्र
स्वीकृत मानचित्र संख्या... 16/6/2014
को अभिलेखित किया गया है।




2. स्वीकृत मानचित्र को बचि दिनांक... 16/6/2014
से... 16/6/2014 तक पांच वर्ष की होती
3. स्वीकृत मानचित्र वाले रंग से अंकित संकेतों
बचि मान्य होगा।
4. यदि उपर्युक्त मानचित्र के अनुसार विनिर्देश
प्राप्त किया जाये तो इस मानचित्र के पूर्व
किये गये मानचित्रों को बचि मान्य होगा।
5. यह स्वीकृत मानचित्र...
महंगा है।
6. यह स्वीकृत मानचित्र...
क्षेत्रफल के... 9618.52...
के भूखंड में...
7. प्रत्येक 100 वर्ग मी. का...
...
COLD WATER SUPPLY (DOMESTIC)
COLD WATER SUPPLY (FLUSHING)
COLD WATER SUPPLY RISER (DOMESTIC)
COLD WATER SUPPLY RISER (FLUSHING)
1000 F.H.C. DRAIN PIPE
500 F.H.C. DRAIN PIPE
750 RAIN WATER PIPE (BALCONY)
1000 RAIN WATER PIPE (TERRACE)
4.5 KG CO2 TYPE FIRE EXTINGUISHER
9 Ltr WATER TYPE FIRE EXTINGUISHER

Checked & Submitted
For Approval
A.P.

OPENING SCHEDULE					
S.NO.	ITEMS	SIZE	CILL.LVL.	LINTEL	REMARKS
01	FD	1200x2100	(±)00	2550	FIRE DOOR
02	FD1	1250x2100	(±)00	2100	FIRE DOOR
03	D1	1100x2100	(±)00	2100	MAIN DOOR
04	D2	900x2100	(±)00	2100	B.ROOM & M. B. RM.
05	D3	750x2100	(±)00	2100	TOILETS
06	D3a	750x2550	(±)00	2550	STUDY ROOM
07	DW1	2400x2550	(±)00/150	2550	B.ROOM, LIVING RM.
08	DW2	1570x2550	(±)00/900	2550	KITCHEN
09	DW3	1595x2550	(±)00/900	2550	SERVANT ROOM
10	W1	1500x2400	(±)00/150	2550	BED ROOMS
11	W2	750x1050	(±)00/1500	2550	TOILETS
12	W3	700x1050	(±)00/1500	2550	TOILETS
13	W4	930x2400	(±)00/150	2550	STUDY ROOM
14	GL1	1500x33000	(+2000	35000	STAIRCASE
15	GL2	1500x25550	(+600	26150	STAIRCASE
16	DW	1200x2550	(±)00	2550	KITCHEN
10	W5	1800x2400	(±)00/150	2550	BED ROOMS

पत्र सं. 204/16/19/2014/032
03/02/14.
के द्वारा अस्थाई अंकित प्रमाण
पत्र हेतु अनुमति।
...
...
...

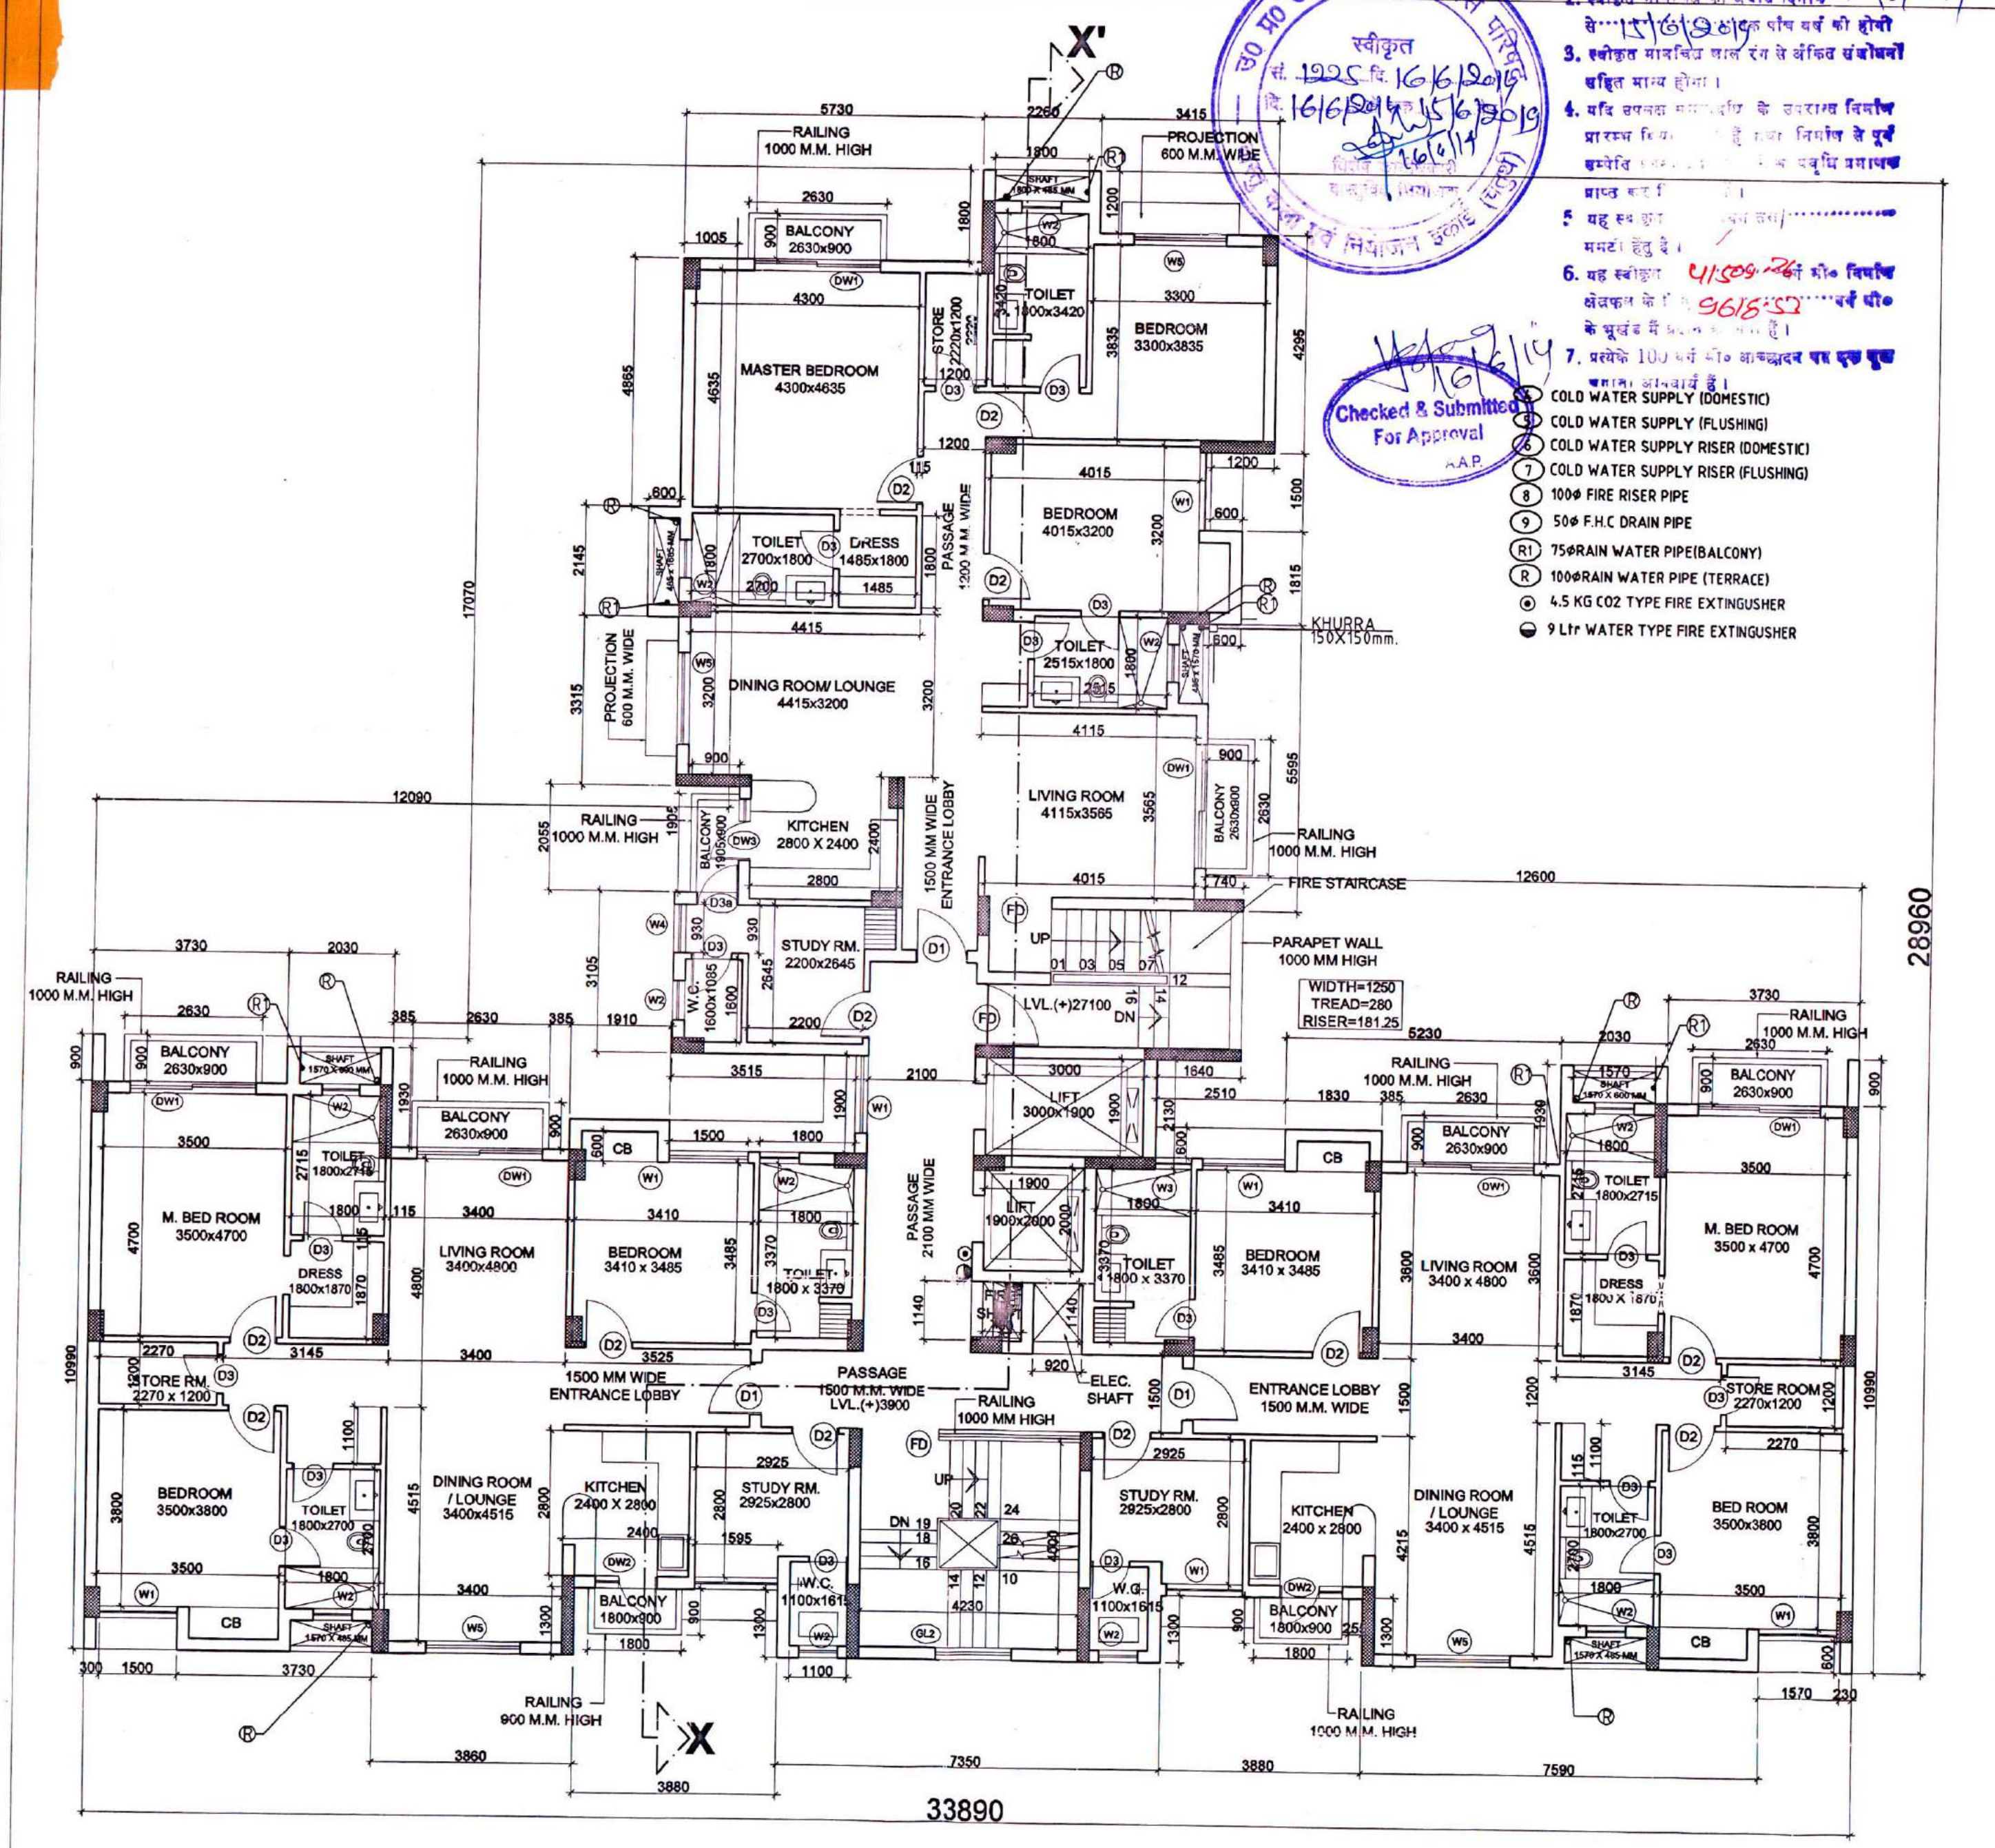

9TH FLOOR PLAN
SCALE- 1:100

SUBMISSION DRAWING	
PROJECT: GROUP HOUSING PADAM PRIDE ON PLOT NO.-16B/GH-1 SITUATED AT SECTOR-16B, SIKANDARA YOJANA AGRA ALLOTTED BY U.P. AVAS EVAM VIKAS PARISHAD, AGRA	
DRAWING TITLE :- TOWER-G & H.(S+10) 9TH FLOOR PLAN	
ARCHITECTS :- GRID Grid Architecture Interiors Pvt. Ltd. 116, NEW MANGLA PURI MEHRAULI GURGAON ROAD NEW DELHI-30 TEL : 26809974,75,76 FAX : 26808384 E, MAIL - info@gridpic.com	
OWNER SIGN	ARCHITECT SIGN
DRG.NO.	SB/A-26/41
DATE	30-01-2014
SCALE	1 : 100
NORTH 	